



**PLANTA BAIXA PTPID - PAV. SUB-SOLO**  
 ÁREA TOTAL DO PAVIMENTO TERREO: 41,91 m²  
 ESCALA: 1:75

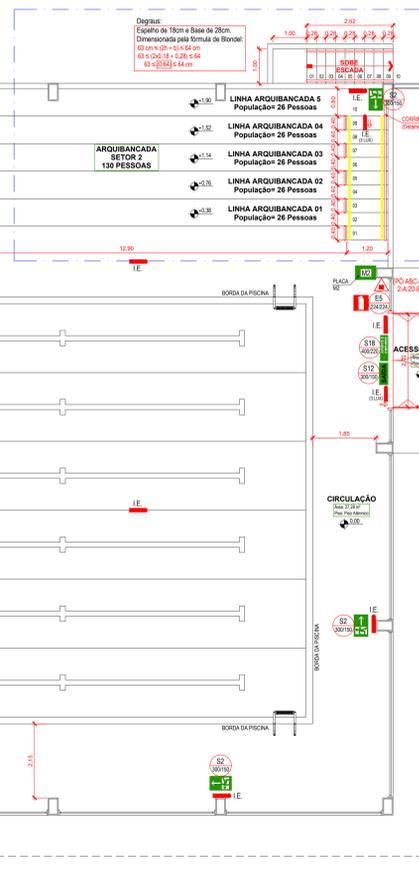


**PLANTA BAIXA PTPID - PAV. TÉRREO**  
 ÁREA TOTAL DO PAVIMENTO TERREO: 738,94 m²  
 ESCALA: 1:75

Simbolo: retangular  
 Fundo: verde  
 Pictograma:  
 fotoluminescente

**DETALHE M1**

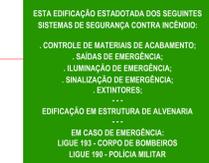

MODELO Conforme Figura 1 - Da NPT 20.  
 Modelo de Sinalização tipo M1.

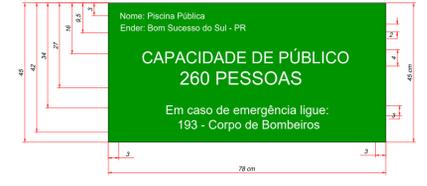

PLACA M-2 Conforme Figura 2 - Da NPT 20.

**SENDAS/SÍMBOLOS GRÁFICOS**

ARMA DE PÓ QUÍMICO SECO - PQS01-ABC	
ARMA DE DIOXÍDEO DE CARBONO - CO2	
MA DE HIDRANTES	
lingüístico	
Iluminação de Rede de Hidrantes	
registro de Rescalço sí/ Válvula de Retenção	
sonador de Bateria de Incêndio	
labeira de Incêndio	
reserva de Incêndio	
MA DE DETECÇÃO E ALARME	
VISADOR SONORO E VISUAL	
COMANDAR MANUAL DO SISTEMA E DETECÇÃO E ALARME	
ENTRAL DE DETECÇÃO E ALARME	
MA DE ILUMINAÇÃO DE EMERGÊNCIA	
ONTO DE ILUMINAÇÃO DE EMERGÊNCIA	
REAS FRIAS	

**LEGENDAS/SINALIZAÇÃO DE EMERGÊNCIA**

CÓDIGO	SÍMBOLO	SIGNIFICADO	FORMA E COR	APLICAÇÃO
A5 (4x11)		A5 - CUIDADO: RISCO DE CHOQUE ELÉTRICO	SÍMBOLO TRIÂNGULAR FUNDO AMARELO PICTOGRAMA: PRETA DIMENSÃO: CONFORME INDICADO	PROXIMAS INSTALAÇÕES ELÉTRICAS QUE OBTENHAM RISCO DE CHOQUE
S2 (30x18)		S2 - INDICAÇÃO DO SENTIDO DE SAÍDA DE EMERGÊNCIA	SÍMBOLO RETANGULAR FUNDO VERDE PICTOGRAMA: FOTOLUMINESCENTE DIMENSÃO: CONFORME INDICADO	INDICAÇÃO DO SENTIDO ESQUERDA OU DIREITA DE SAÍDA DE EMERGÊNCIA. DIMENSÃO: 30x18 CM
S3 (30x18)		S3 - INDICAÇÃO DO SENTIDO DE SAÍDA DE EMERGÊNCIA	SÍMBOLO RETANGULAR FUNDO VERDE PICTOGRAMA: FOTOLUMINESCENTE DIMENSÃO: CONFORME INDICADO	INDICAÇÃO DE UMA SAÍDA DE EMERGÊNCIA A SER AFIADA ACIMA DA PORTA PARA INDICAR O SEU ACESSO
S11 (30x18)		S11 - ESCADA DE EMERGÊNCIA	SÍMBOLO RETANGULAR FUNDO VERDE PICTOGRAMA: FOTOLUMINESCENTE DIMENSÃO: CONFORME INDICADO	INDICAÇÃO DE UMA ESCADA DE EMERGÊNCIA A SER AFIADA PARA INDICAR O SEU ACESSO
S12 (30x18)		S12 - SAÍDA DE EMERGÊNCIA	SÍMBOLO RETANGULAR FUNDO VERDE PICTOGRAMA: FOTOLUMINESCENTE DIMENSÃO: CONFORME INDICADO	INDICAÇÃO DA SAÍDA DE EMERGÊNCIA
S18 (30x18)		S18 - INSTRUÇÃO DE ABERTURA DA PORTA POR BARRA ANTI-PÂNICO	SÍMBOLO RETANGULAR FUNDO VERDE PICTOGRAMA: FOTOLUMINESCENTE DIMENSÃO: CONFORME INDICADO	INDICAÇÃO DA FORMA DE ACOMODAMENTO DA BARRA ANTI-PÂNICO INSTALADA SOBRE A PORTA
E1 (24x24)		E1 - ALARME SONORO	SÍMBOLO QUADRADO FUNDO VERMELHA PICTOGRAMA: FOTOLUMINESCENTE DIMENSÃO: CONFORME INDICADO	INDICAÇÃO DA LOCALIZAÇÃO DOS ALARME SONOROS
E2 (24x24)		E2 - COMANDO MANUAL DE ALARME	SÍMBOLO QUADRADO FUNDO VERMELHA PICTOGRAMA: FOTOLUMINESCENTE DIMENSÃO: CONFORME INDICADO	INDICAÇÃO DA LOCALIZAÇÃO DOS ACOMODADORES MANUAIS DE ALARME
E3 (24x24)		E3 - EXTINTOR DE INCÊNDIO	SÍMBOLO QUADRADO FUNDO VERMELHA PICTOGRAMA: FOTOLUMINESCENTE DIMENSÃO: CONFORME INDICADO	INDICAÇÃO DA LOCALIZAÇÃO DOS EXTINTORES DE INCÊNDIO
E7 (24x24)		E7 - ABRIGO DE MANGUEIRA E HIDRANTE	SÍMBOLO QUADRADO FUNDO VERMELHA PICTOGRAMA: FOTOLUMINESCENTE DIMENSÃO: CONFORME INDICADO	INDICAÇÃO DA LOCALIZAÇÃO DOS ABRIGOS DE MANGUEIRA E HIDRANTES
E8 (24x24)		E8 - HIDRANTE DE INCÊNDIO	SÍMBOLO QUADRADO FUNDO VERMELHA PICTOGRAMA: FOTOLUMINESCENTE DIMENSÃO: CONFORME INDICADO	INDICAÇÃO DA LOCALIZAÇÃO DOS HIDRANTES DE INCÊNDIO

**NOTAS:**

- O Sistema de Sinalização de Emergência deverá atender a NPT 020.
- O Sistema de Iluminação de Emergência deverá atender a NPT 018.
- Não Haverá na Edificação utilização de Aparelho de Queima através de Gás GLP, nem instalação de Central de GLP.

**CAMBÍOS / APROVAÇÕES**

**Controle de Materiais de Acabamento e Revestimento (CMAR)**  
**PISOS:**  
 TODOS OS AMBIENTES DA EDIFICAÇÃO:.....Classe "T"

**Controle de Materiais de Acabamento e Revestimento (CMAR)**  
**TETO/FORRO:**  
 TODOS OS AMBIENTES DA EDIFICAÇÃO:.....Classe "T"

**PAREDE/REVESTIMENTO:**  
 TODOS OS AMBIENTES DA EDIFICAÇÃO:.....Classe "T"

QUADRO DE ÁREAS	
PAVIMENTO	METRAGEM (M²)
PAVIMENTO TÉRREO	738,94 m²
PAVIMENTO SUB-SOLO	41,91 m²
<b>ÁREA TOTAL DA EDIFICAÇÃO</b>	<b>780,85 m²</b>

**HISTÓRICO DE ATUALIZAÇÃO / SUBSTITUIÇÃO DO PTPID**

Data:	Discriminação da atualização/substituição	Nº do PTPID

<b>OBRA:</b> PISCINA PÚBLICA MUNICIPAL			
END.: Rua Presidência Barbosa, s/nº - CEP: 85515-000 - Bom Sucesso do Sul/PR			
ÁREA: 780,85 m²	Ocupação: F-3º CENTRO ESPORTIVO	PARA USO DO CB/PMPR	
<b>02</b>	<b>03</b>	PLANTA BAIXA PAV. TÉRREO	
LEGENDAS E ESTADÍSTICAS			
DETALHAMENTO			
PROPRIETÁRIO: MUNICÍPIO DE BOM SUCESSO DO SUL			
CNPJ Nº: 80.874.100/0001-88			
ESCALA: INDICADA	RESPONSÁVEL TÉCNICO: ENG. CIVIL GUSTAVO FERRERA / CREA/SC: 180.576/3	DESENHO: AZEVEDO	DATA: 22/01/2024