




Planta baixa - Tanque séptico

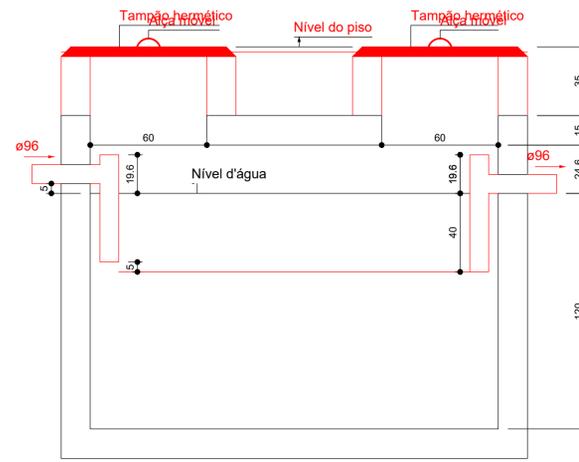


Corte - Tanque séptico

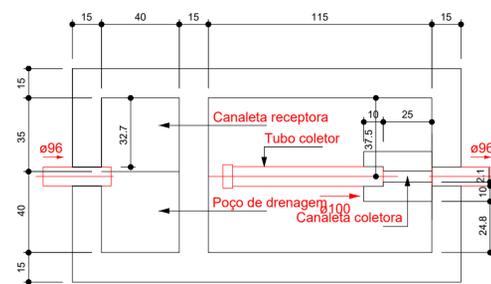


Planta baixa - Filtro anaeróbico

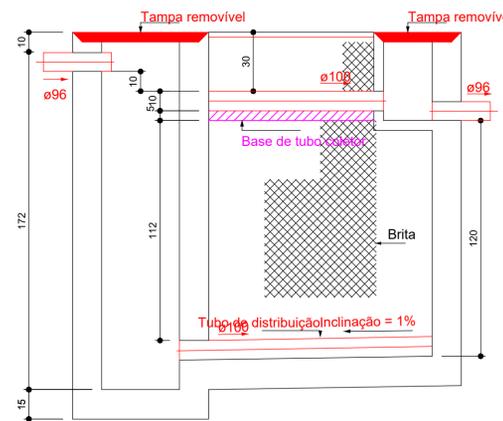

Corte - Filtro anaeróbico

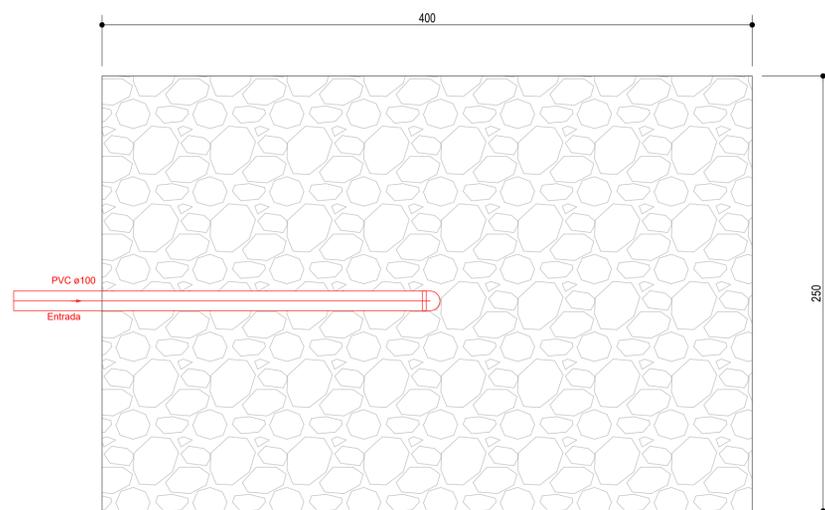

Planta baixa - Sumidouro

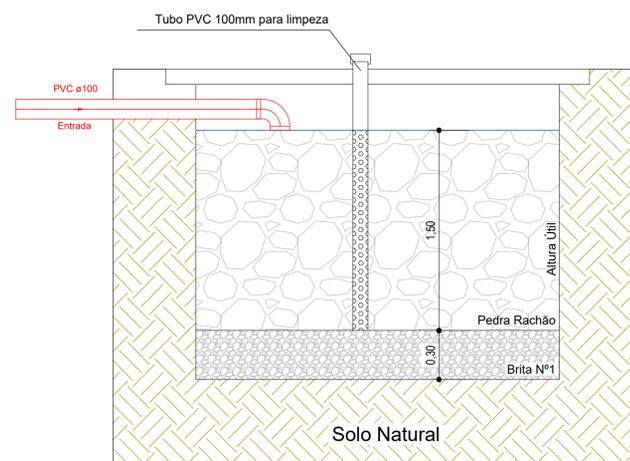

Corte - Sumidouro

Detalhe Sistema de Tratamento de Esgotos

Escala: 1 : 75

OBS.: TODAS AS UNIDADES DE MEDIDA DO PRESENTE PROJETO ESTÃO EM METROS.
CARIMBOS / APROVAÇÕES

É PROIBIDA A REPRODUÇÃO TOTAL OU PARCIAL DESTE PROJETO, SEM A AUTORIZAÇÃO DA EMPRESA PROJETISTA.
LEI Nº 5194 DE 24/12/1966 (ART. 17 E 18) / LEI 9610 DE 19/02/98 (ART. 7 INCISO X)

EMPRESA CONTRATADA	RESPONSÁVEL TÉCNICO	PROPRIETÁRIOS
AZ PROFISSIONAIS ASSOCIADOS CNPJ Nº: 45.748.830/0001-39	GUSTAVO FERREIRA ENGENHEIRO CIVIL CREA - SC 180570-7	MUNICÍPIO DE BOM SUCESSO DO SUL ESTADO DO PARANÁ CNPJ Nº: 80.874.100/0001-98

OBRA / ENDEREÇO
PISCINA PÚBLICA MUNICIPAL
RUA PRESIDIO BORBAS, S/Nº - BOM SUCESSO DO SUL/PR

PROPRIETÁRIO
MUNICÍPIO DE BOM SUCESSO DO SUL - ESTADO DO PARANÁ

PROJETO
INSTALAÇÃO SANITÁRIA



AUTORIA	DES.	Az Profissionais
GUSTAVO FERREIRA	149.118-1733	
ENGENHEIRO CIVIL		
CREA - SC 180570-7		
ESCALA	INDICADA	
DATA	Janeiro/2024	

CONTEÚDO DA PRANCHA - DETALHAMENTOS	REV.	PROJETO	FASE	FOLHA	TOTAL
	00	EXE	PE	03	03