


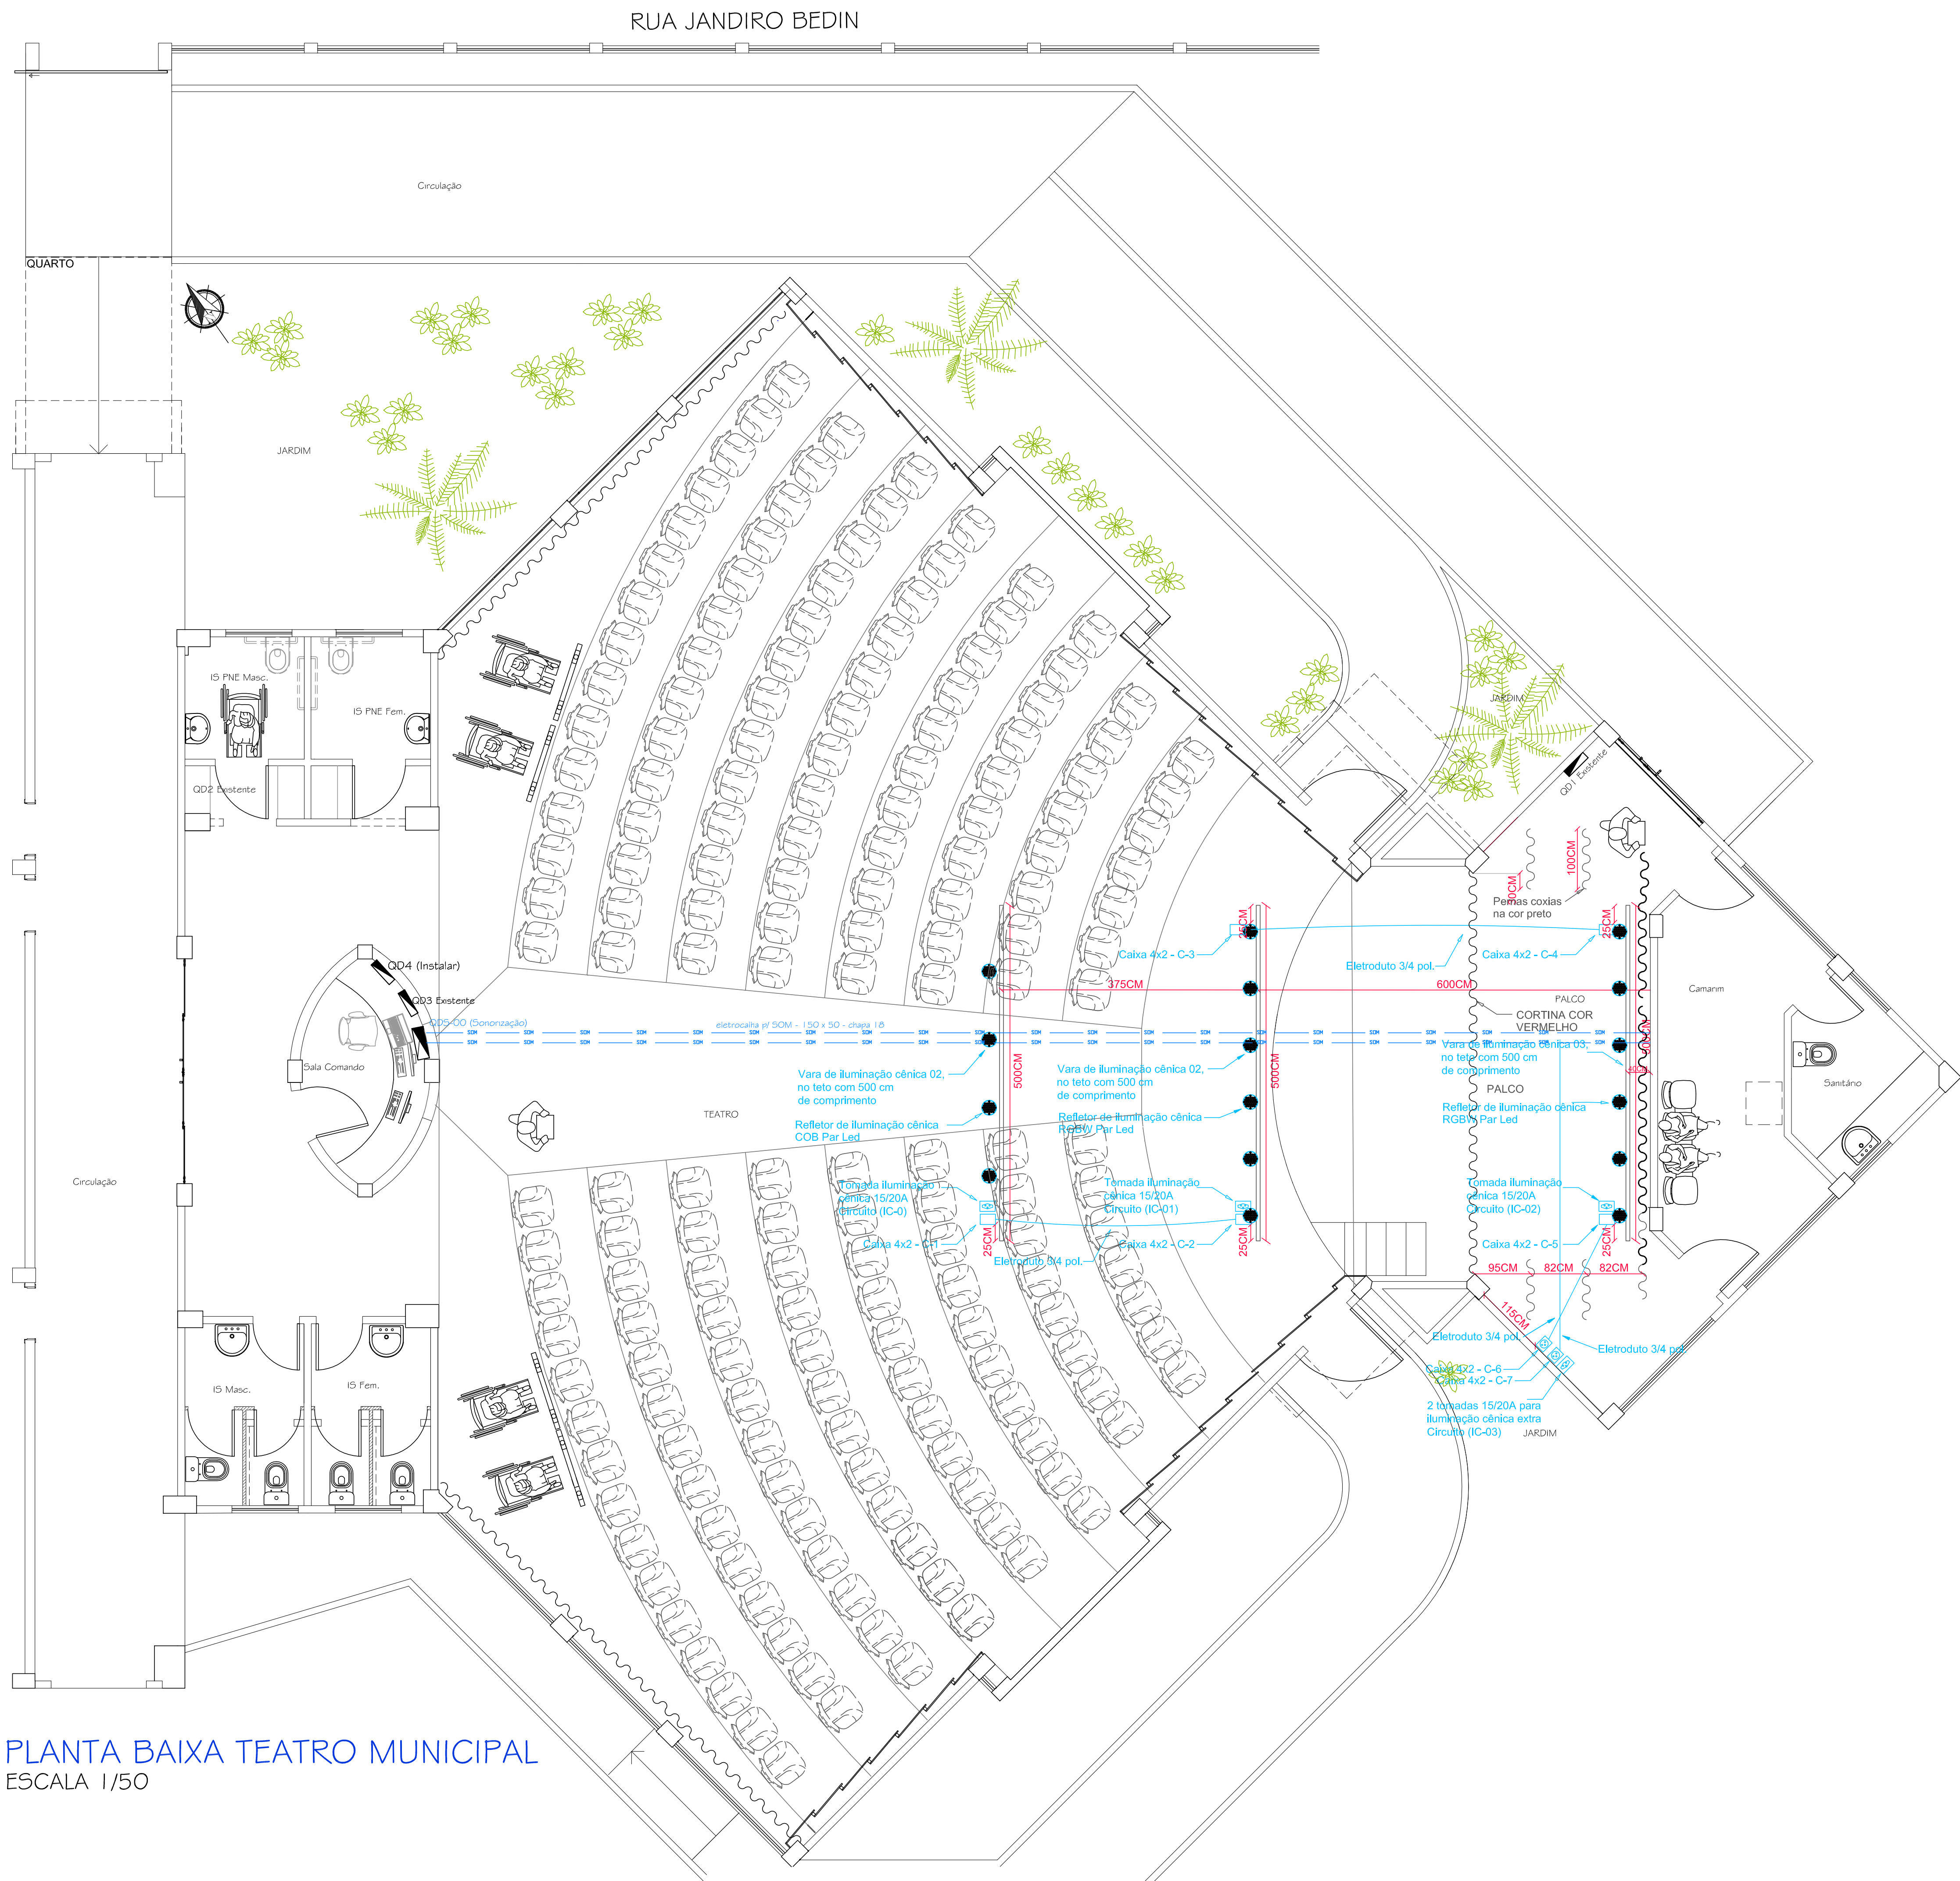

LEGENDA

- QUADRO PARA CABOS DE SONORIZAÇÃO - LOCALIZADO NA SALA DE COMANDO
- TOMADA DE ENERGIA 15 A 20 AMPÉRES ILUMINAÇÃO CÊNICA - DE SOBREPOR - METÁLICA - COR PRETO
- SAÍDA / ENTRADA XLR PARA SINAL - DMX
- SPOT DE ILUMINAÇÃO CÊNICA - DMX
- CAIXA 4X2 COM TAMPA CEGA ILUMINAÇÃO CÊNICA - DE SOBREPOR - METÁLICA - COR PRETO

INFORMAÇÕES COMPLEMENTARES

- 04 unidades refletor Par Led COB luz quente/fria.
Consumo por unidade: 200W
- 12 unidades refletor Par Led RGBW 54x3W.
Consumo por unidade: 290W
- 01 unidade mesa de luz DMX 384B.
Consumo: 5W
- 01 unidade máquina de fumaça 400W
- 02 unidades tomadas para iluminação extra:
01 tomada 15/20 Ampères - 220V - Consumo estimado: 2000W
01 tomada 15/20 Ampères - 110V - Consumo estimado: 1000W

OBS.: a distribuição dos pontos elétrico e telefônico está vinculada ao lay-out dos móveis proposto pelo arquiteto(a) (projetista).

ASSINATURAS:		
RESPONSÁVEL TÉCNICO PELO PROJETO	RESPONSÁVEL TÉCNICO PELA OBRA	PROPRIETÁRIO DA OBRA
ENGENHEIRO IVAN G. B. SALVATI	X	MUNIC. DE BOM SUCESSO DO SUL/PR
PROPRIETÁRIO: MUNICÍPIO DE BOM SUCESSO DO SUL/PR CNPJ: 80.874.100/0001-86		
LOCAL DA OBRA: RUA JANDIRO BEDIM - CENTRO		
CIDADE: BOM SUCESSO DO SUL/PR		
OBRA: EDIFICAÇÃO COMERCIAL		
REFERÊNCIA: PROJETO DE ILUMINAÇÃO CÊNICA		
ÁREA: 727,46 m2		
PRONOME: UNICA		
DATA: ABRIL, 2024		
DES 1: I.S.		
DES 2: Eng. Ivan Salvati		
ESCALA: INDICADA		
IVAN SALVATI ENGENHEIRO ELETRICISTA CREA/PR 54.357/D - Fones: (46) 3523-3415 / 99974-8988 Rua Ponta Grossa, 1969 / Sl.102 - Centro - 85601-600 - Francisco Beltrão/PR		

PLANTA BAIXA TEATRO MUNICIPAL
ESCALA 1/50